


**RZUT PIWNICY
SKALA 1:50**

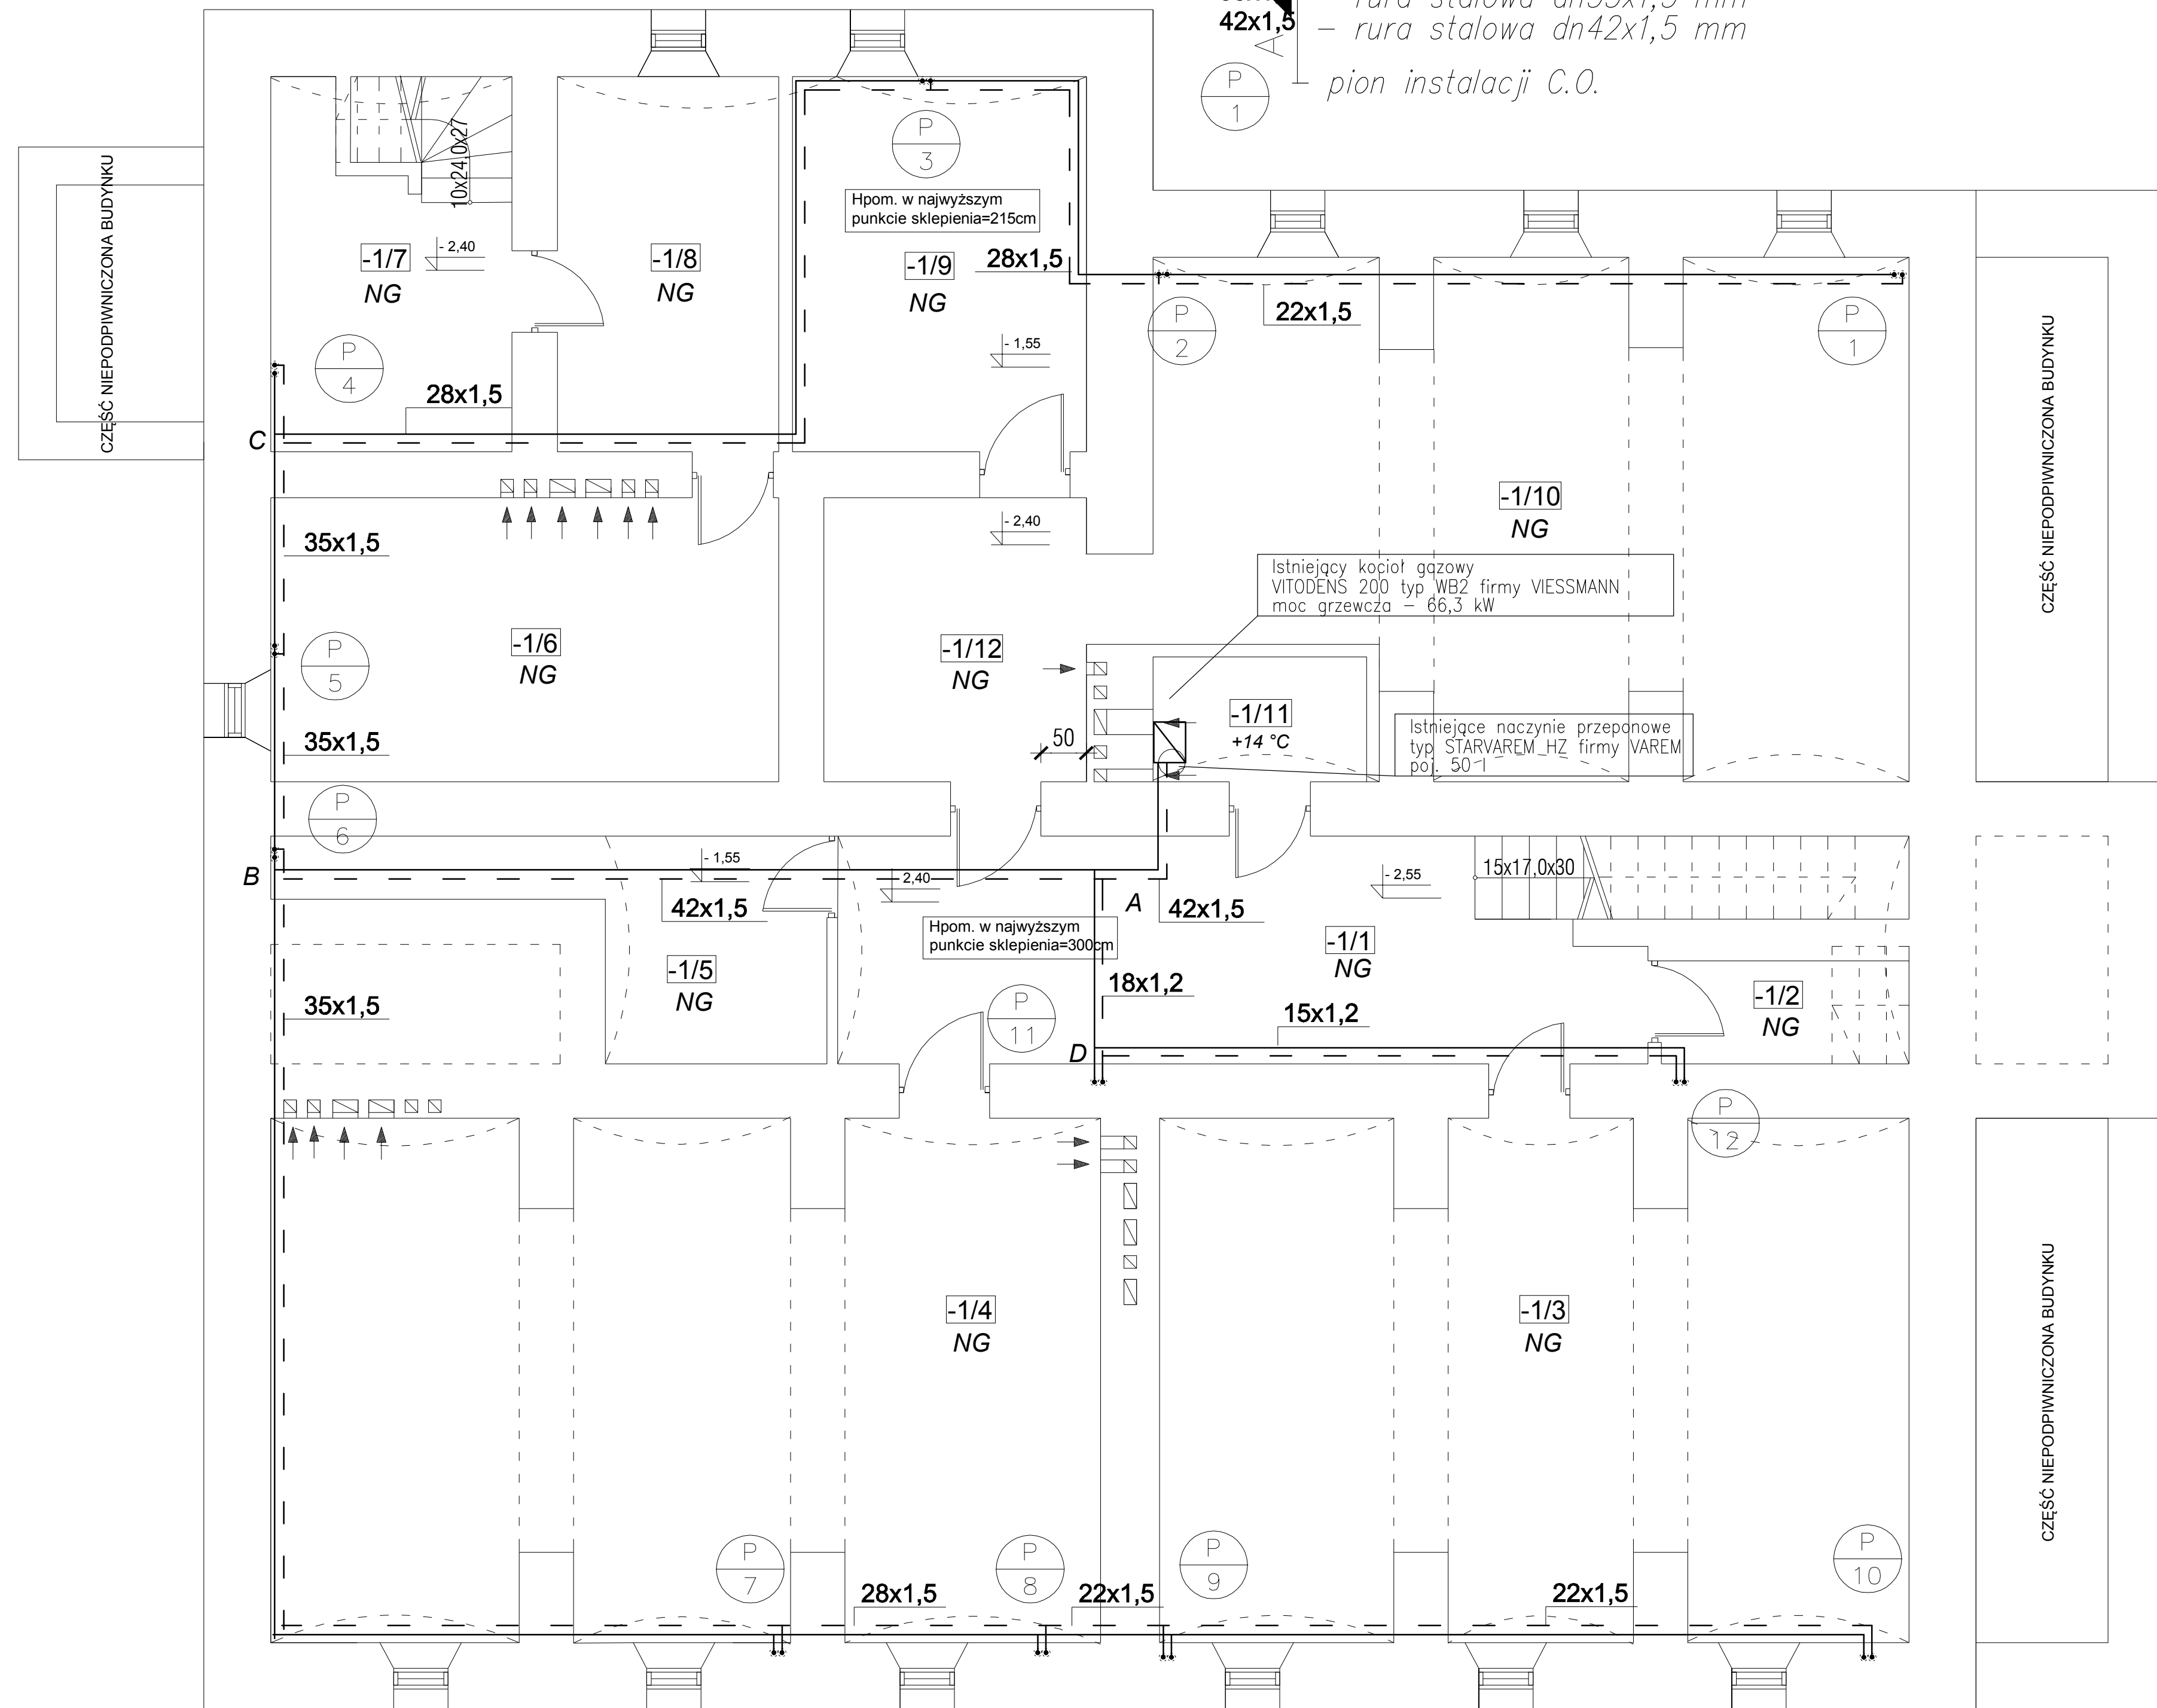

- LEGENDA:**
- — — — — rurociąg C.O. -zasilanie
 - - - - - rurociąg C.O. -powrót
 - 15x1,2 - rura stalowa dn15x1,2 mm
 - 18x1,2 - rura stalowa dn18x1,2 mm
 - 22x1,5 - rura stalowa dn22x1,5 mm
 - 28x1,5 - rura stalowa dn28x1,5 mm
 - 35x1,5 - rura stalowa dn35x1,5 mm
 - 42x1,5 - rura stalowa dn42x1,5 mm
 - (P 1) pion instalacji C.O.

- NG - pomieszczenie nieogrzewane**
- ⊘ - zawór termostaticzny grzejnikowy RA-N dn15
 - σ - zawór odcinający grzejnikowy RLV dn15
 - ⊘ - zawór podpionowy odcinająco-spustowy

ZESTAWIENIE POMIESZCZEŃ PIWNIC I ICH POWIERZCHNI UŻYTKOWYCH:	
-1/1- HALL/ KOMUNIKACJA POSADZKA- PŁYTKI CERAMICZNE	POW. 20,39M ²
-1/2- POM.GOSPODARCZE POSADZKA- PŁYTKI CERAMICZNE	POW. 3,11M ²
-1/3- SALA ZAJĘĆ POZALEKCYJNYCH POSADZKA- PŁYTKI CERAMICZNE	POW. 45,70M ²
-1/4- PIWNICA 1 POSADZKA- WYLEWKA CEMENT.	POW. 50,77M ²
-1/5- PIWNICA 2 POSADZKA- WYLEWKA CEMENT.	POW. 8,75M ²
-1/6- MAGAZYN PROD. SUCHYCH POSADZKA- WYLEWKA CEMENT.	POW. 17,64M ²
-1/7- MAGAZYN WARZYW I OWOCÓW POSADZKA- WYLEWKA CEMENT.	POW. 8,62M ²
-1/8- MAGAZYN WARZYW I OWOCÓW POSADZKA- WYLEWKA CEMENT.	POW. 10,16M ²
-1/9- POM. TECHNICZNE POSADZKA- WYLEWKA CEMENT.	POW. 13,48M ²
-1/10- PIWNICA 4 POSADZKA- WYLEWKA CEMENT.	POW. 42,27M ²
-1/11- KOTŁOWNIA POSADZKA- WYLEWKA CEMENT.	POW. 3,23M ²
-1/12- POM. TECHNICZNE POSADZKA- WYLEWKA CEMENT.	POW. 9,10M ²
RAZEM:	POW. 233,22M²

INWESTOR / ZAMAWIAJĄCY: INVESTOR / CLIENT:		ZESPÓŁ SZKÓŁ OGÓLNOKSZTAŁCĄCYCH 32-400 MYŚLENICE, ul. JAGIELLOŃSKA 8	
WYKONAWCA PROJEKTU DESIGNER:		PRACOWNIA PROJEKTOWA "MIG" Grzegorz Funek Myślenice ul. Spacerowa 24, 32-400 Myślenice tel. +48 502 638 548 email: biuro.funek@gmail.com	
NAZWA INWESTYCJI PROJECT:			
MODERNIZACJA INSTALACJI CENTRALNEGO OGRZEWANIA W BUDYNKU ZESPOŁU SZKÓŁ OGÓLNOKSZTAŁCĄCYCH			
ADRES: ADDRESS:		32-400 MYŚLENICE, ul. JAGIELLOŃSKA 2, działka nr 864/1, obr. 3	
FAZA PROJEKTU: DESIGN PHASE:		PROJEKT BUDOWLANY	
TOM: VOLUME:		INSTALACJE C.O.	
INICJATOR INITIATOR:	TYTUŁ, WSKAZANIE TITILE, INDICATOR:	SPECJALNOŚĆ SPECIALTY:	PODPISEK SIGNATURE:
PROJEKTANT DESIGNER:	mgr inż. Grzegorz Funek	Instalacje sanitarne	MAP026TP00804
GRUPA PROJEKTOWA DESIGNING GROUP:			
ODPOWIEDZIALNY RESPONSIBLE:	mgr inż. Aleksander Soga	Instalacje sanitarne	MAP026TP00804
DATA WYDANIA ISSUANCE DATE:		2016.12	
Tytuł rysunku DRAWING TITLE:		RZUT PIWNICY	
Skala SCALE:		1:50	
Nr projektu PROJECT NO.:		CO-1	
Nr rysunku DRAWING NO.:		1	